


Pozn.: Otočení na exitu 49  
za uzavřený sjezd z D1 od  
Prahy v exitu 41.

< PRAHA

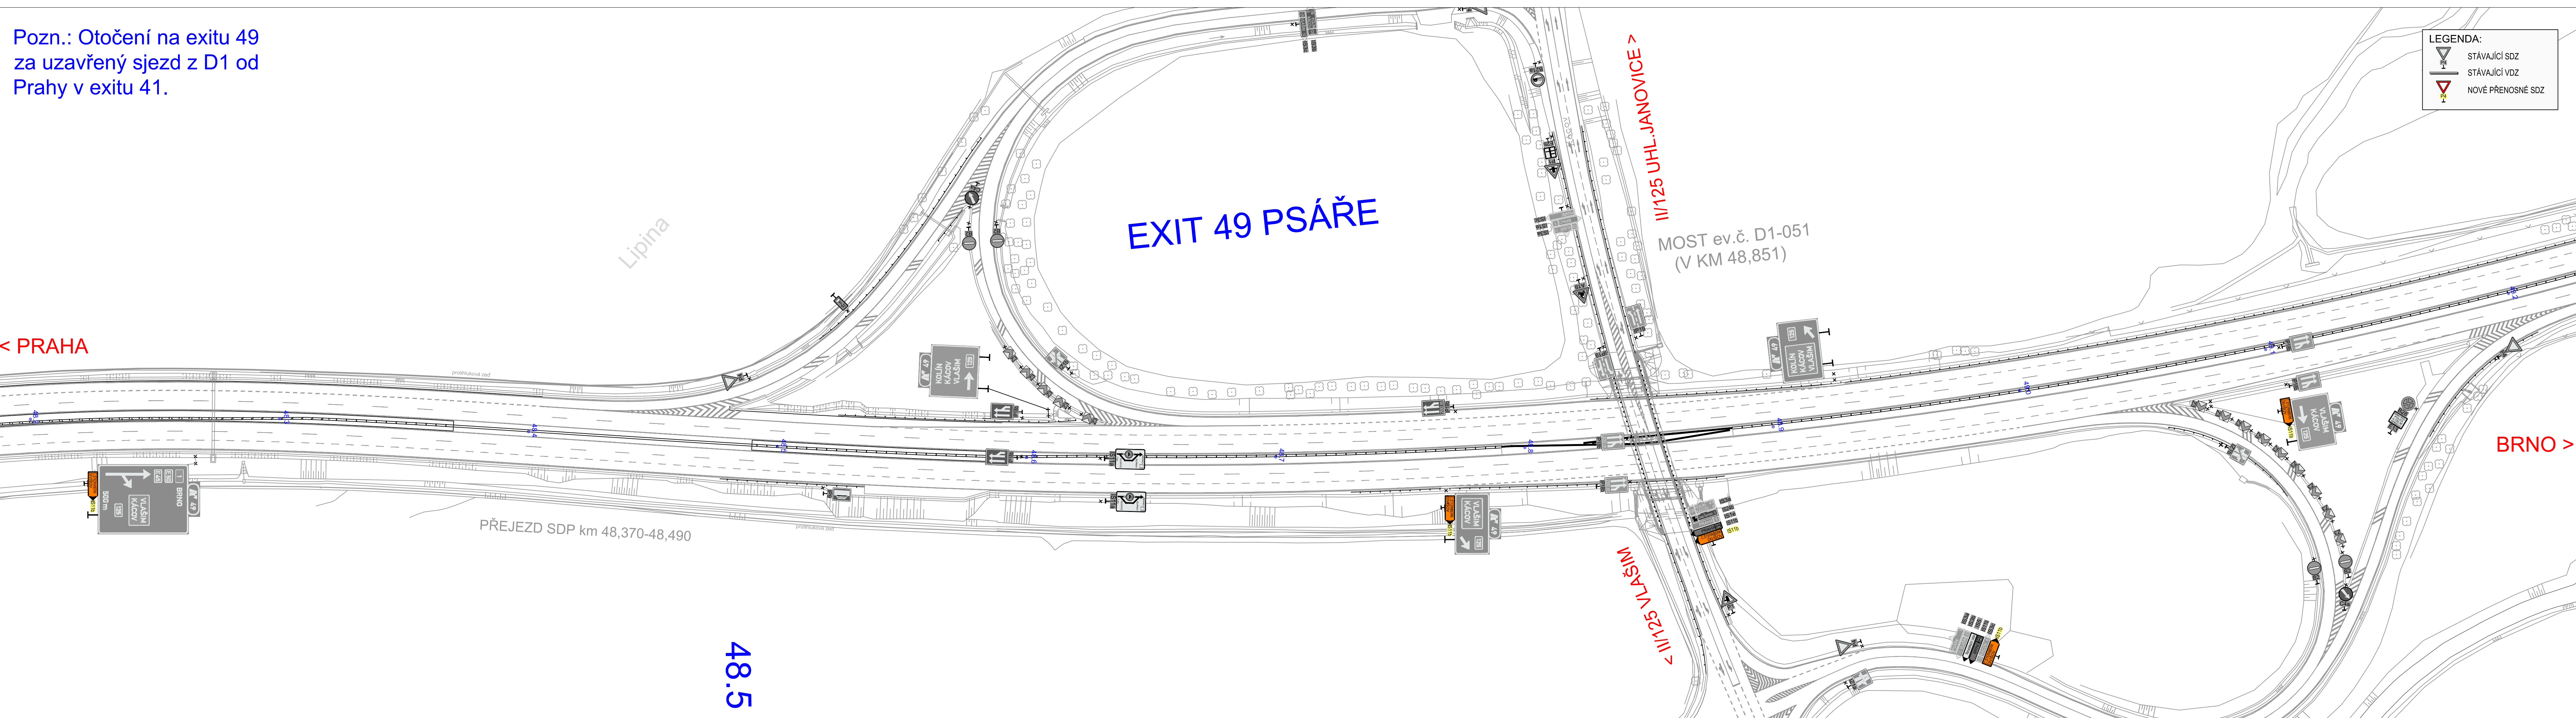

**LEGENDA:**

- STÁVAJÍCÍ SDZ
- STÁVAJÍCÍ VDZ
- NOVÉ PŘENOSNÉ SDZ

48.5

|   |                         |       |        |
|---|-------------------------|-------|--------|
| a |                         |       |        |
| b |                         |       |        |
| c |                         |       |        |
| č | text změny – odůvodnění | datum | podpis |

|  |                                     |
|--|-------------------------------------|
| Název stavby: <b>D1 MODERNIZACE – ÚSEK 04<br/>EXIT 34 OSTŘEDEK – EXIT 41 ŠTERNOV</b> | Číslo objektu<br><b>SO 04–172.1</b> |
|--|-------------------------------------|

|  |  |
|--|--|
| Objednatel stavby:<br><br><b>ŘEDITELSTVÍ SILNIC A DÁLNIC ČR</b><br>Na Pankráci 546/56, 140 00, Praha 4 | Razítko:<br><br>Kontroloval:<br>Datum: Podpis: |
|--|--|

|  |  |
|--|--|
| Zhotovitel stavby: <b>společnost "HT BT úsek 04"</b><br><br><br><b>HOCHTIEF CZ a. s.</b><br>Plzeňská 16/3217, 150 00 Praha 5<br><br><br><b>BT Beton – Technik GmbH</b><br>Hannoversche Str. 23, 315 47 Rehburg – Loccum<br>Deutschland | Razítko:<br><br>Kontroloval:<br>Datum: Podpis: |
|--|--|

|   |  |
|---|--|
| Koordinátor RDS: <b>Společnost D1-04 – TUBES – Alfa 04</b><br>SPRÁVCE SPOLEČNOSTI:<br>Nad Zátěším 345/12, 142 00 Praha 4<br>e-mail: tubes@tubes.cz<br>SPOLEČNÍK SPOLEČNOSTI:<br>Alfa 04, a.s., u ŠKOLY 6, 821 03 BRATISLAVA, SK | Razítko:<br><br>Kontroloval:<br>Datum: Podpis: |
|---|--|

|  |  |
|--|--|
| Zpracovatel RDS:<br><b>TUBES spol. s r. o.</b><br>Nad Zátěším 345/12, 142 00 Praha 4<br>tel.: +420 226 066 235<br>e-mail: tubes@tubes.cz | <br>Nad Zátěším 345/12, 142 00 Praha 4 |
|--|--|

|                                    |                        |                    |                              |
|------------------------------------|------------------------|--------------------|------------------------------|
| Ing. Michal Ipser                  | Ing. Michal Ipser      | Ing. Otakar Fabián | Čís. projektu: D1-04         |
| Navrhl:                            | Zodpovědný projektant: | Kontroloval:       | VP (HPP): Ing. Radek Kopecký |
| Objekt: <b>SO 04–172.1<br/>DIO</b> |                        |                    | Stupeň: RDS                  |
|                                    |                        |                    | Datum: 02/2018               |
|                                    |                        |                    | Archiv: –                    |
|                                    |                        |                    | Formát: 5xA4                 |
|                                    |                        |                    | Měřítko: 1:1000              |

|   |                          |           |
|---|--------------------------|-----------|
| Příloha: <b>SITUACE DIO – 4. ETAPA, EXIT 49</b> | Čís. přílohy: <b>3.6</b> | Souprava: |
|---|--------------------------|-----------|