


LEGENDA:

	STÁVAJÍCÍ SDZ
	STÁVAJÍCÍ VDZ
	ZAKRYTÍ / DEMONTÁŽ SDZ
	NAVRŽENÉ PŘENOSNÉ SDZ

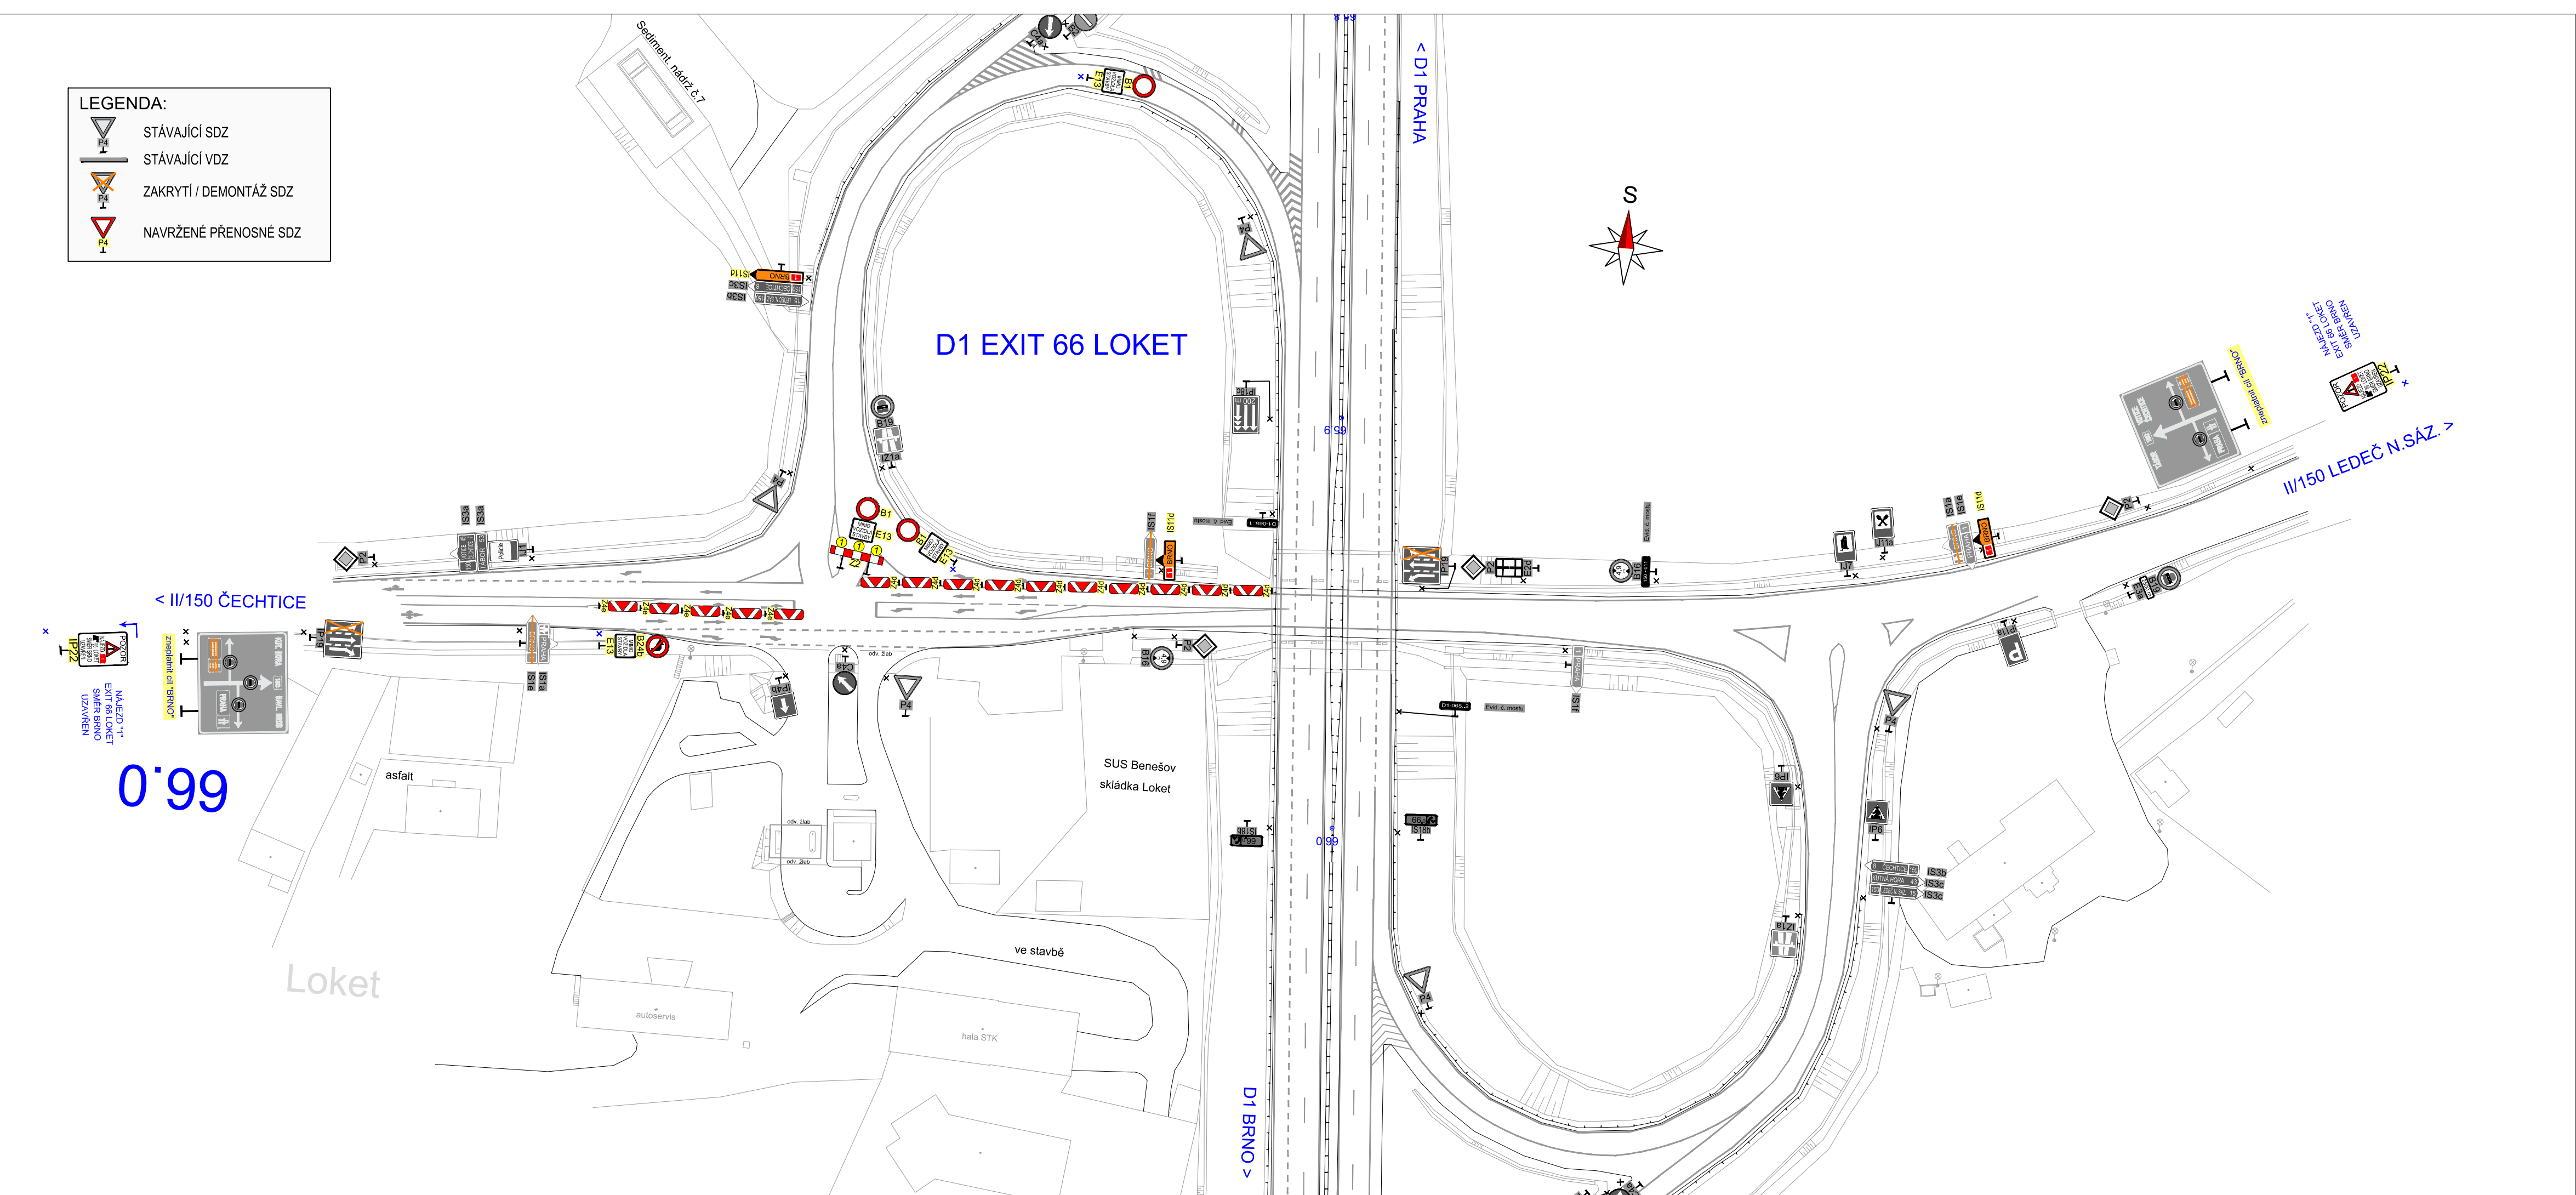

a			
b			
c			
č	text změny – odůvodnění	datum	podpis

Název stavby: D1 MODERNIZACE – ÚSEK 11, NADJEZDY D1-083, D1-085	Číslo objektu: SO 11a-172.1
--	------------------------------------

Objednatel stavby: ŘEDITELSTVÍ SILNIC A DÁLNIC ČR Na Pankráci 546/56, 140 00 Praha 4	Razítko: Kontroloval: Datum: Podpis:
---	--

Zhotovitel stavby: EUROVIA CS, a.s. Národní 138/10, 110 00 Praha 1 – Nové Město IČO: 452 74 924 tel.: +420 224 951 111 e-mail: sekretariat@eurovia.cz	Razítko: Kontroloval: Datum: Podpis:
--	--

Koordinátor RDS: PRIS projektová kancelář spol. s r.o.	Projektční kancelář PRIS spol. s r.o. Osová 717/20, 625 00 Brno tel.: +420 547 212 053 e-mail: info@pris.cz	Razítko: Kontroloval: Datum: Podpis:
---	---	--

Souřadnicový systém S–JTSK, Výškový systém Bp

Zpracovatel RDS: TUBES spol. s r. o. Nad Zátěším 345/12, 142 00 Praha 4 tel.: +420 226 066 233 e-mail: tubes@tubes.cz	 Nad Zátěším 345/12 142 00 Praha 4		
Pavel Znamenáček	Pavel Znamenáček	Ing. Bronislav Štambascký	Čís. projektu: TU–18007
			VP (HIP): Ing. Bronislav Štambascký
Navrhl:	Zodpovědný projektant:	Kontroloval:	Stupeň: RDS
Objekt: SO 11a-172.1			Datum: 04/2018
DOPRAVNĚ INŽENÝRSKÁ OPATŘENÍ – ETAPA 1			Archív: –
			Formát: 4xA4
			Měřítko: 1:1000
Příloha: SITUACE DIO – ETAPA 1.B, D1 EXIT 66 DIO NA SILNICI II/150			Čís. přílohy: 3.6
			Souprava: