




ŘEZ POD MOSTEM

1:100

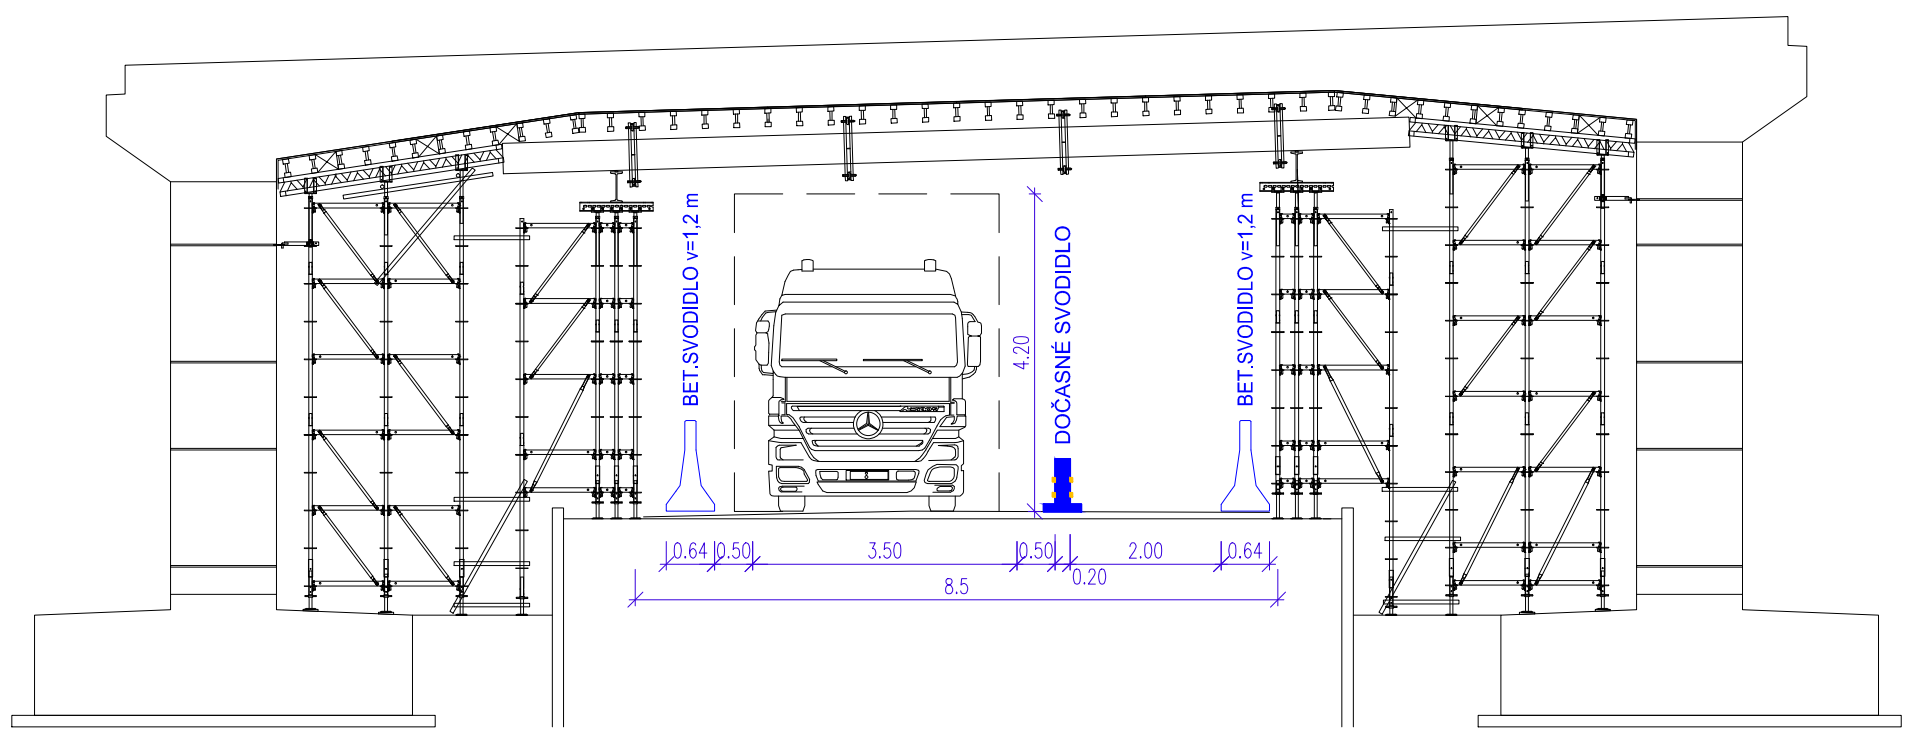

< II/150 LOKET

0.99

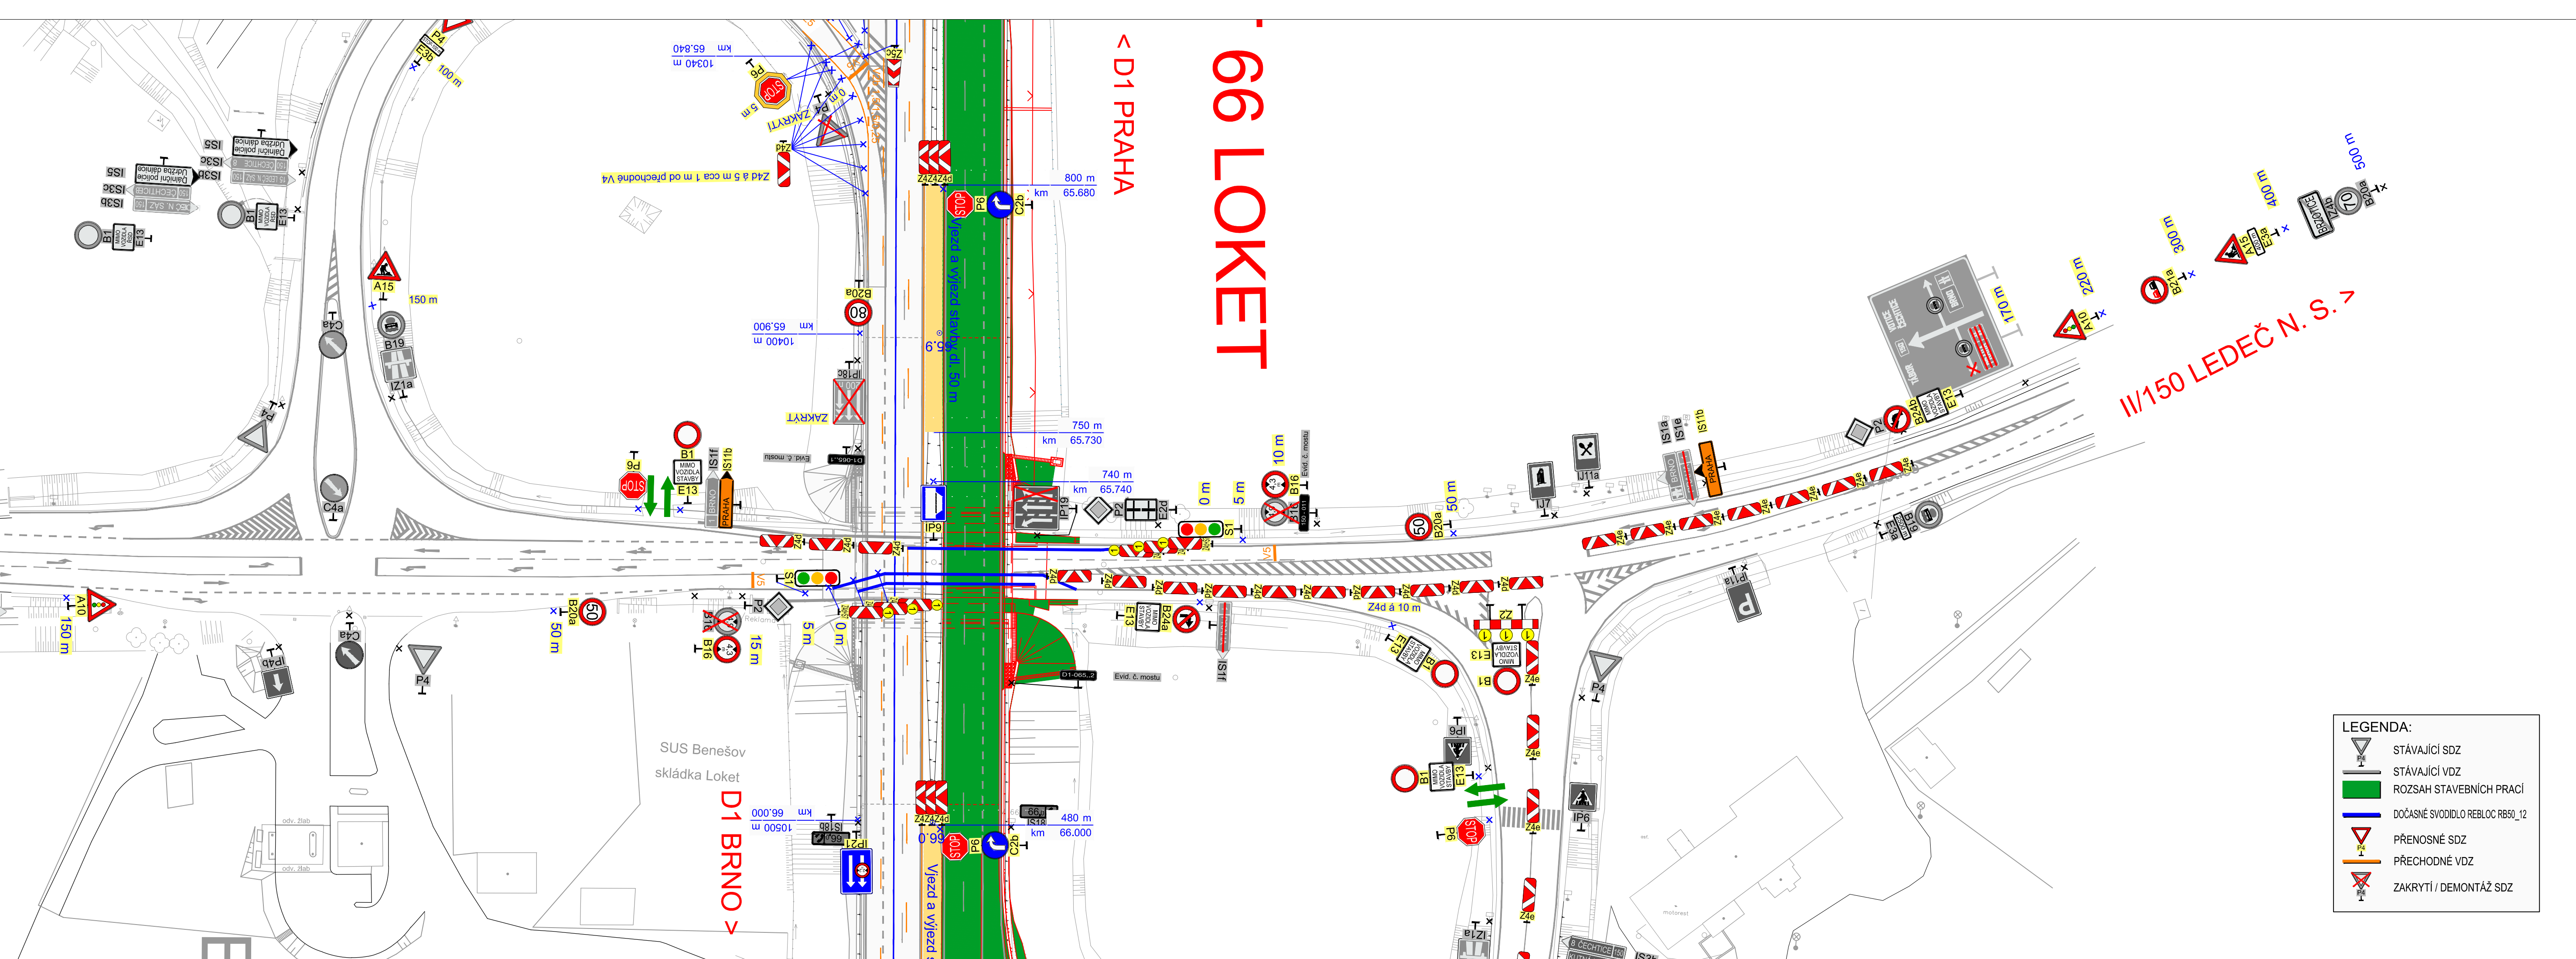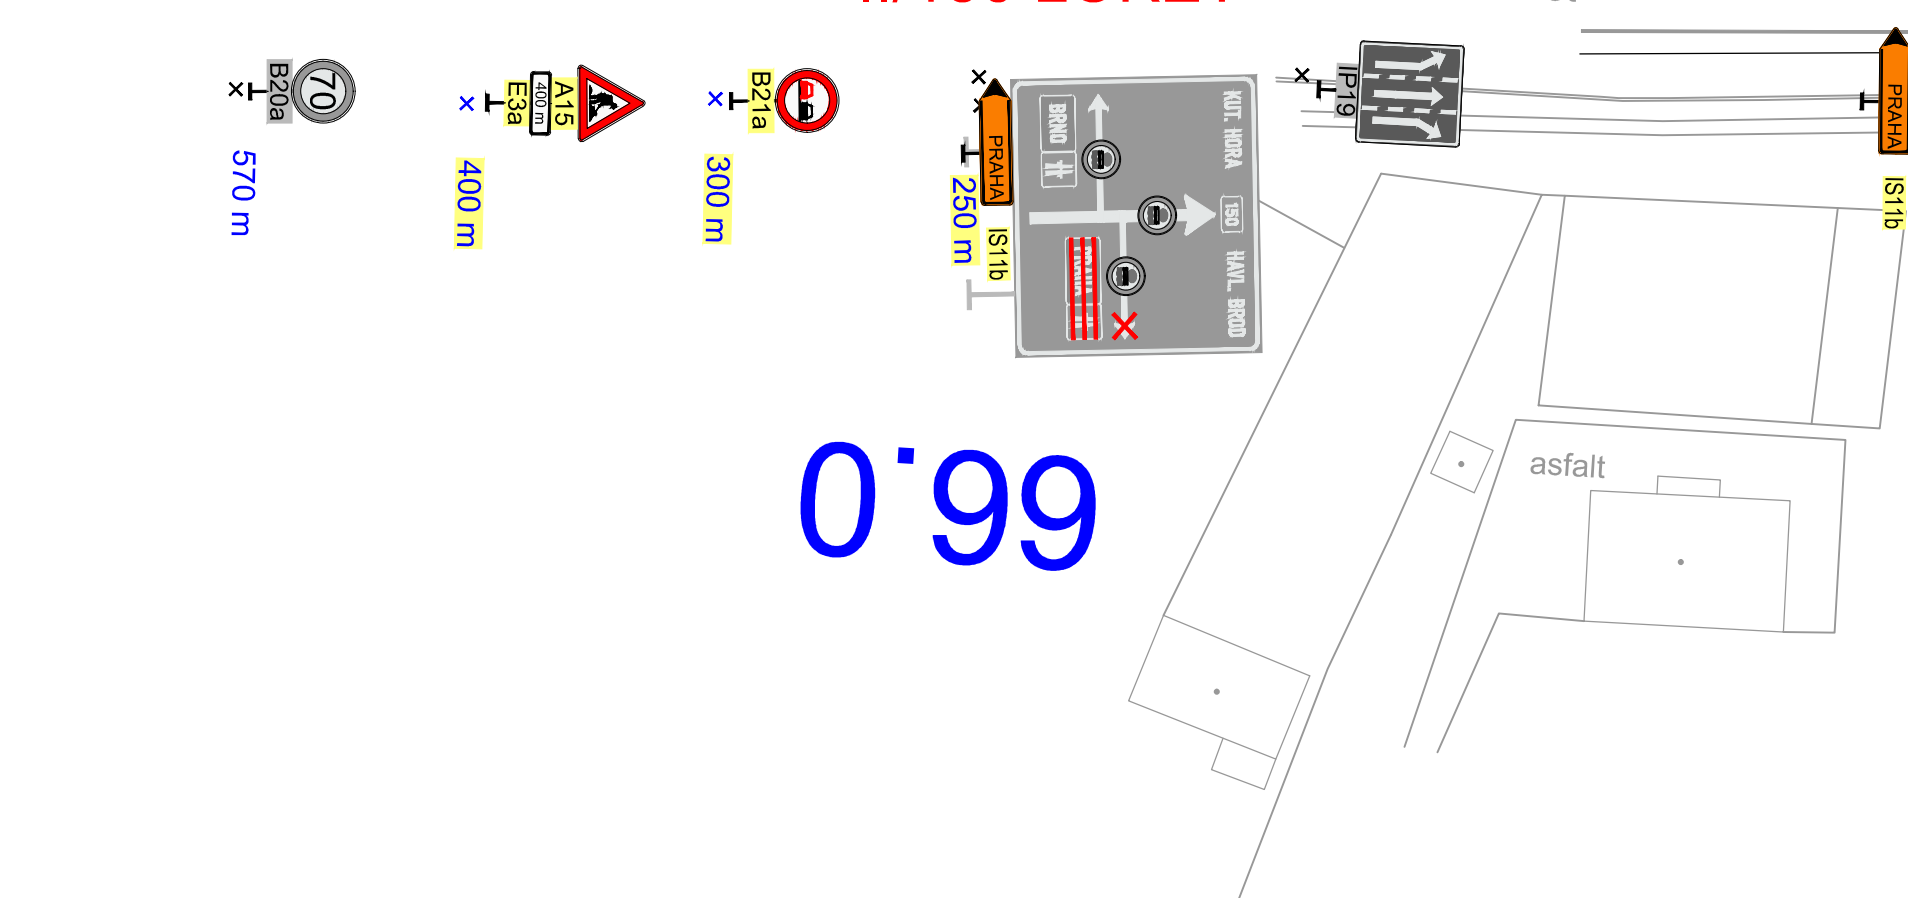

- LEGENDA:**
- STÁVAJÍCÍ SDZ
  - STÁVAJÍCÍ VDZ
  - ROZSAH STAVEBNÍCH PRACÍ
  - DOČASNÉ SVODIDLO REBLOC RB50\_12
  - PŘENOSNÉ SDZ
  - PŘECHODNÉ VDZ
  - ZAKRYTÍ / DEMONTÁŽ SDZ

č	text změny – odůvodnění	datum	podpis
Název stavby:	<b>D1 MODERNIZACE – ÚSEK 07, EXIT 56 SOUTICE – EXIT 66 LOKET</b>		Číslo objektu <b>SO 07-172.1</b>
Objednatel stavby:	 <b>ŘEDITELSTVÍ SILNIC A DÁLNIC ČR</b> Na Pankráci 546/56, 140 00, Praha 4	Razítko:	Kontroloval: Datum:
Zhotovitel stavby:	<b>Společnost "D1 – úsek 07 EUROVIA CS + EUROVIA Beton"</b>  <b>EUROVIA CS, a.s.</b> Odštěpný závod oblast Čechy střed, závod Praha východ Nedokonečná 1332, 198 00 Praha 9  <b>EUROVIA Beton GmbH</b> Frank-Zappa-SträÙe 11, 126 81 Berlin Spolková republika Německo	Razítko:	Kontroloval: Datum:
Koordinátor RDS:	 <b>TUBES spol. s r. o.</b> Nad Zátíším 345/12, 142 00 Praha 4 tel.: +420 226 066 233 e-mail: tubes@tubes.cz	Razítko:	Kontroloval: Datum:
Zpracovatel RDS:	<b>TUBES spol. s r. o.</b> Nad Zátíším 345/12, 142 00 Praha 4 tel.: +420 226 066 233 e-mail: tubes@tubes.cz	Souřadnicový systém S-JTSK, Výškový systém Bpv	
Pavel ZNAMENÁČEK	Pavel ZNAMENÁČEK	Ing. Bronislav ŠTAMBAŠKÝ	Čís. projektu: TU-19101-03
Navrhl:	Zodpovědný projektant:	Kontroloval:	VP (HIP): Ing. Filip ŠPERL
Objekt:	<b>SO 07-172.1 DIO ETAPA 4</b>		Stupeň: RDS
Příloha:	<b>SITUACE DIO ETAPA 4.A NA SILNICI II/150 KYVADLOVÝ PROVOZ POD MOSTEM SO 07-206</b>		Datum: 01/2020
	Čís. přílohy:	Souprava:	Archiv: -
			Formát: 6x4
			Měřítko: 1:1500
			Čís. přílohy: 3.9