


**0.99**

**< II/150 LOKET**

400 m

300 m

230 m

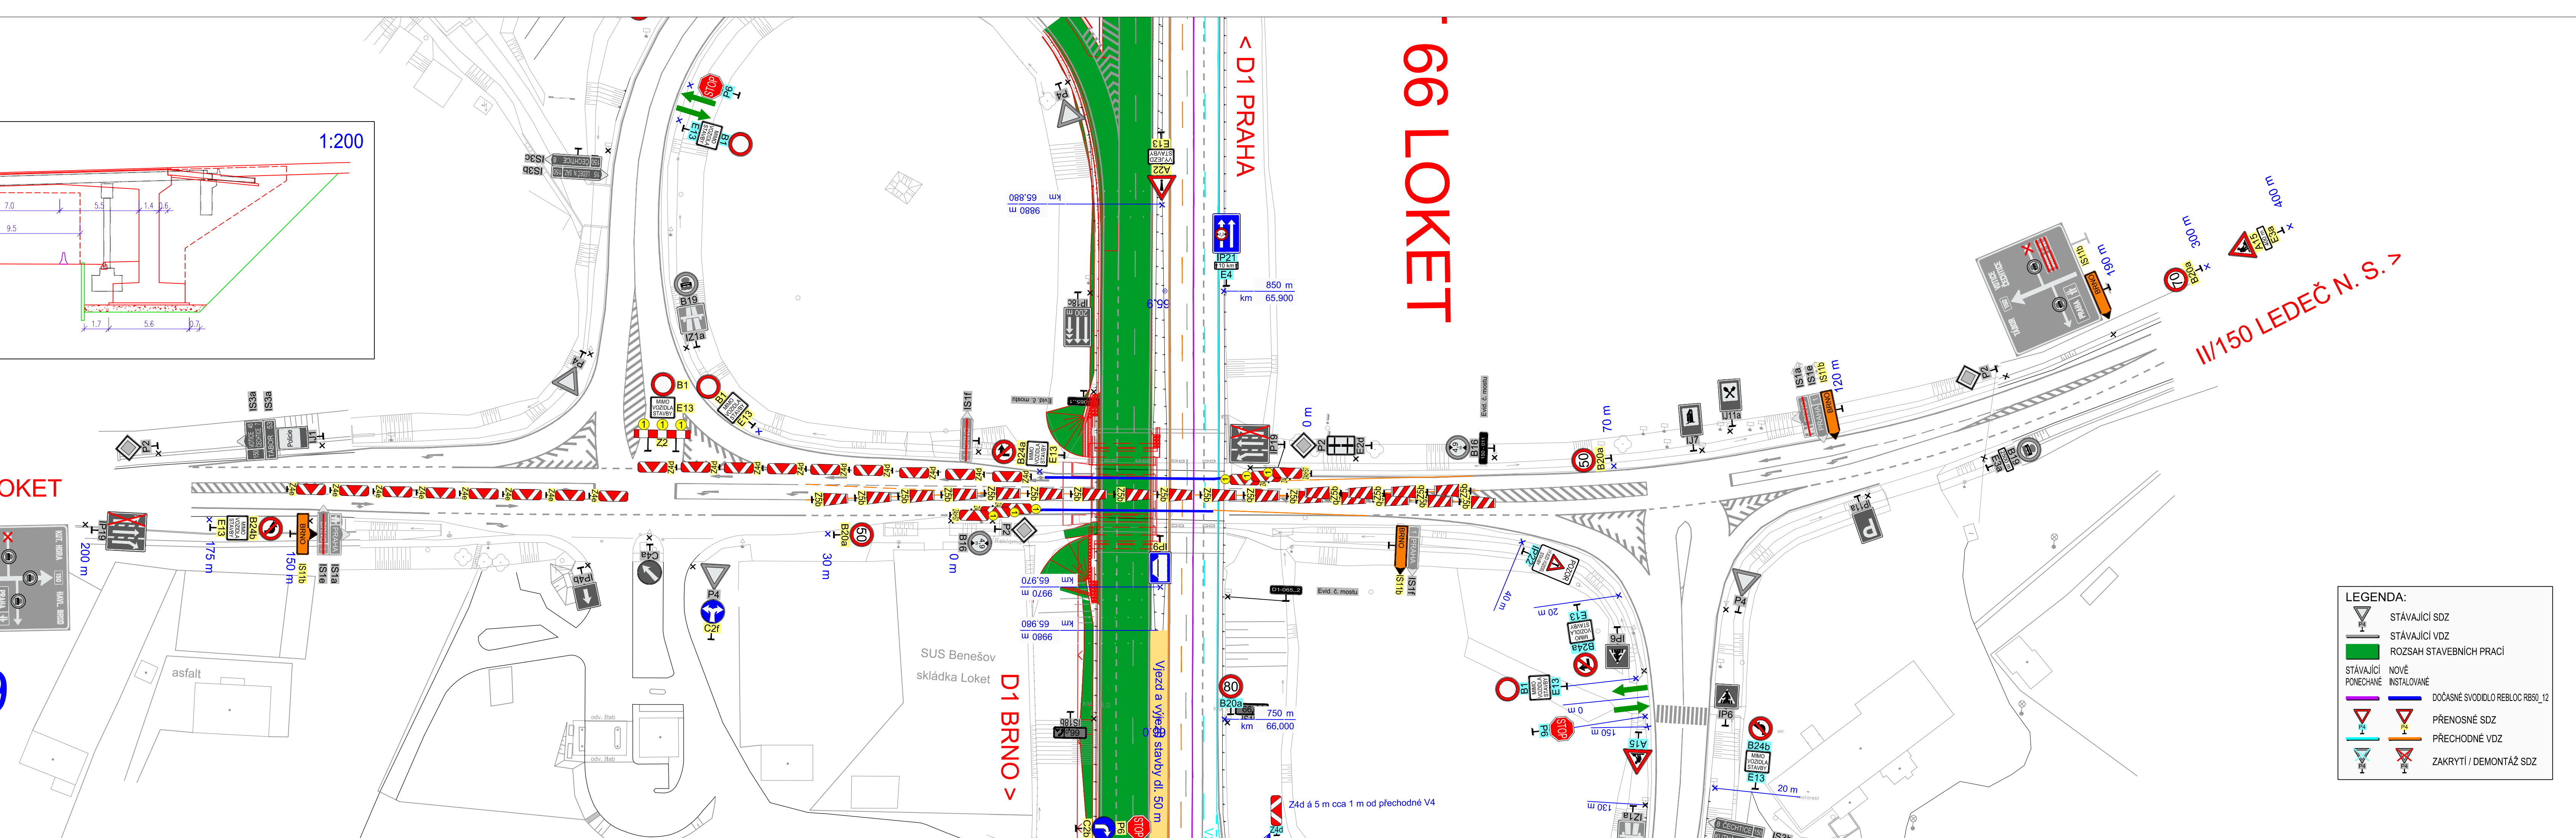

**LEGENDA:**

- STÁVAJÍCÍ SDZ
- STÁVAJÍCÍ VDZ
- ROZSAH STAVEBNÍCH PRACÍ
- STÁVAJÍCÍ PONECHÁNÉ
- NOVÉ INSTALOVANÉ
- DOČASNÉ SVODIDLO REBLOC RB50\_12
- PŘENOSNÉ SDZ
- PŘECHODNÉ VDZ
- ZAKRYTÍ / DEMONTÁŽ SDZ

č	text změny – odůvodnění	datum	podpis
Název stavby:	<b>D1 MODERNIZACE – ÚSEK 07, EXIT 56 SOUTICE – EXIT 66 LOKET</b>	Číslo objektu	<b>S0 07-172.1</b>
Objednatel stavby:	<b>ŘEDITELSTVÍ SILNIC A DÁLNIC ČR</b> ŘEDITELSTVÍ SILNIC A DÁLNIC ČR Na Pankráci 546/56, 140 00, Praha 4	Rozřtko:	
Zhotovitel stavby:	<b>Společnost "D1 – úsek 07 EUROVIA CS + EUROVIA Beton"</b> <b>EUROVIA CS, a.s.</b> Odštěpný závod oblast Čechy střed, závod Praha východ Nedokonená 1332, 198 00 Praha 9 <b>EUROVIA VINCI</b> <b>EUROVIA Beton GmbH</b> Frank-Zappa-Straße 11, 126 81 Berlín Spolková republika Německo	Kontroloval:	Podpis:
Koordinátor RDS:	<b>TUBES spol. s r. o.</b> Nad Zátěším 345/12, 142 00 Praha 4 tel.: +420 226 066 233 e-mail: tubes@tubes.cz	Rozřtko:	
Zpracovatel RDS:	<b>TUBES spol. s r. o.</b> Nad Zátěším 345/12, 142 00 Praha 4 tel.: +420 226 066 233 e-mail: tubes@tubes.cz	Kontroloval:	Podpis:
Pavel ZNAMENÁČEK	Pavel ZNAMENÁČEK	Ing. Bronislav ŠTAMBAŠKÝ	Čís. projektu: TU-19101-03
Navrh:	Zodpovědný projektant:	Kontroloval:	VP (HIP): Ing. Filip ŠPERL
Objekt:	<b>S0 07-172.1 DIO ETAPA 2.B3</b>		Stupeň: RDS
Příloha:	<b>SITUACE DIO – 2.B3 ETAPA, SILNICE II/150</b>		Datum: 05/2019
			Archiv: -
			Formát: 6x4
			Měřítko: 1:1500
			Čís. přílohy: 3.3
			Souprava: