


**LEGENDA:**

	STÁVAJÍCÍ SDZ
	STÁVAJÍCÍ VDZ
	ROZSAH STAVEBNÍCH PRACÍ
	STÁVAJÍCÍ PONECHANÉ
	NOVÉ INSTALOVANÉ
	DOČASNÉ SVODIDLO REBLOC RB60_12
	PŘENOSNÉ SDZ
	PŘECHODNÉ VDZ
	ZAKRYTÍ / DEMONTÁŽ SDZ

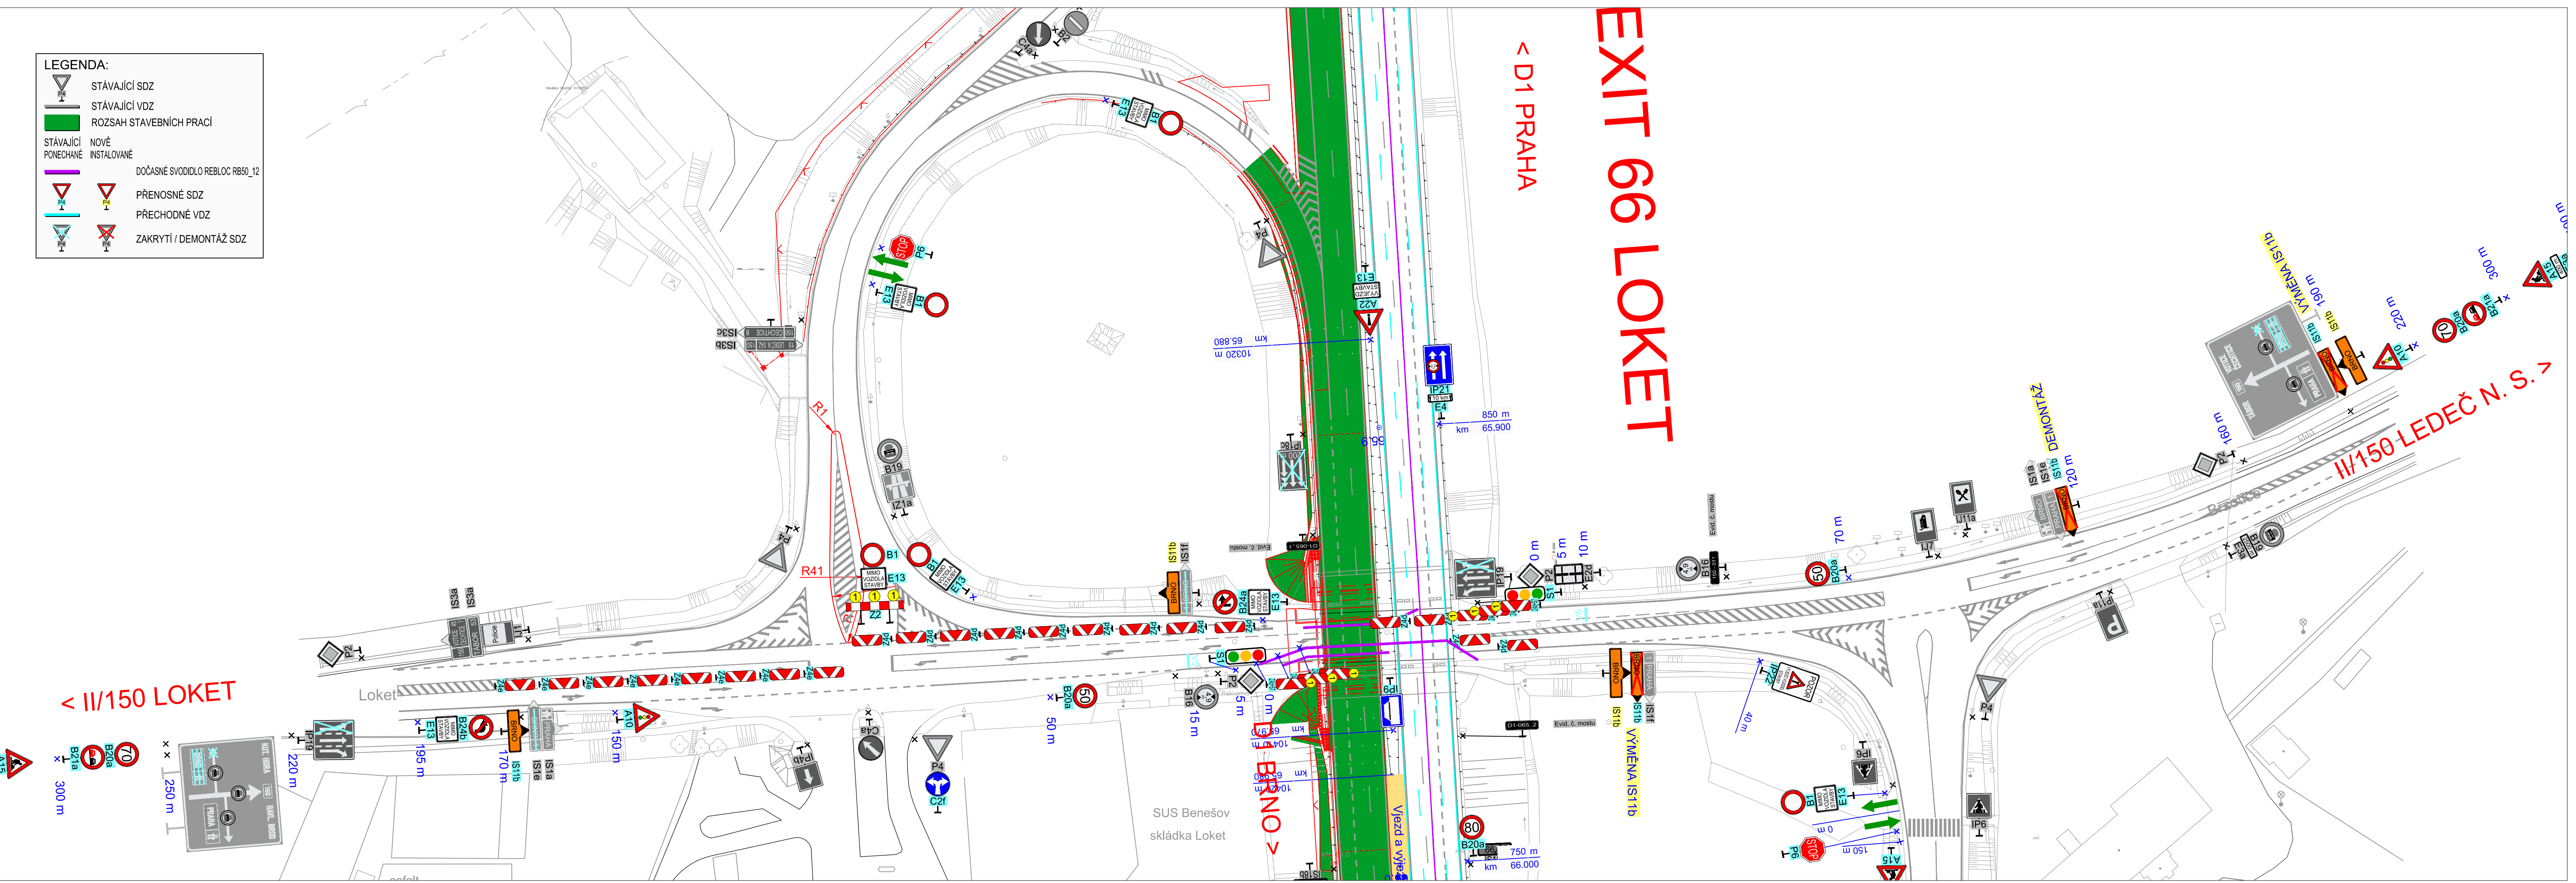

č		text změny – odůvodnění	datum	podpis
Název stavby:		<b>D1 MODERNIZACE – ÚSEK 07, EXIT 56 SOUTICE – EXIT 66 LOKET</b>		Číslo objektu <b>SO 07-172.1</b>
Objednatel stavby:		<b>REDITELSTVÍ SILNIC A DÁLNIC ČR</b> Na Pankráci 546/56, 140 00, Praha 4		Ražítka: Kontroloval: Datum: Podpis:
Zhotovitel stavby:		<b>Společnost "D1 – úsek 07 EUROVIA CS + EUROVIA Beton"</b> <b>EUROVIA CS, a.s.</b> Odstěpový závod oblast Čechy střed, závod Praha východ Nedokonténá 1332, 198 00 Praha 9 <b>EUROVIA VINCI</b> <b>EUROVIA Beton GmbH</b> Frank-Zappa-Straße 11, 126 81 Berlín Spolková republika Německo		Ražítka: Kontroloval: Datum: Podpis:
Koordínátor RDS:		<b>TUBES spol. s r. o.</b> Nad Zátěším 345/12, 142 00 Praha 4 tel.: +420 226 066 233 e-mail: tubes@tubes.cz		Ražítka: Kontroloval: Datum: Podpis:
Zpracovatel RDS:		<b>TUBES spol. s r. o.</b> Nad Zátěším 345/12, 142 00 Praha 4 tel.: +420 226 066 233 e-mail: tubes@tubes.cz		Ražítka: Kontroloval: Datum: Podpis:
Pavel ZNAMENÁČEK		Ing. Bronislav ŠTAMBAŠKÝ		Čís. projektu: TU-19101-03
Navrhl:		Zodpovědný projektant:		VP (HIP): Ing. Filip ŠPERL
Objekt:		Kontroloval:		Stupeň: RDS
SITUACE DIO – ETAPA 3.B, SILNICE II/150		SO 07-172.1 DIO ETAPY 3.B		Datum: 08/2019
Příloha:		Čís. přílohy:		Archív: –
		3.4		Formát: 5xA4
				Měřítko: 1:1500
				Čís. přílohy: Souprava: