


- LEGENDA:**
- STÁVAJÍCÍ SDZ
 - STÁVAJÍCÍ VDZ
 - ROZSAH STAVEBNÍCH PRACÍ
 - STÁVAJÍCÍ PONECHÁNÉ
 - NOVÉ INSTALOVANÉ
 - DOČASNÉ SVODIDLO REBLOC RB50_12
 - PŘENOSNÉ SDZ
 - PŘECHODNÉ VDZ
 - ZAKRYTÍ / DEMONTÁŽ SDZ

EXIT 56 SOUTICE

ŠÍŘKOVÉ USPOŘADÁNÍ NA VĚTVI 1:100

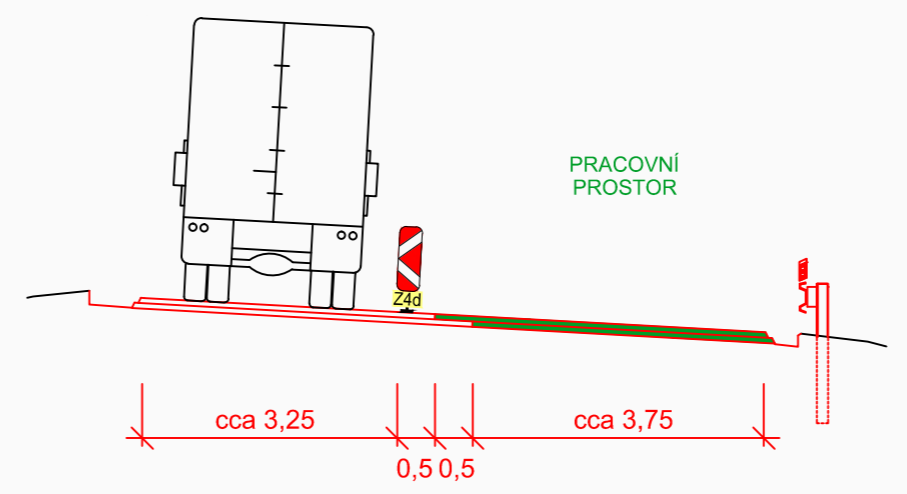

č	text změny – odůvodnění	datum	podpis
Název stavby: D1 MODERNIZACE – ÚSEK 07, EXIT 56 SOUTICE – EXIT 66 LOKET		Číslo objektu S0 07-172.1	
Objednatel stavby: ŘEDITELSTVÍ SILNIC A DÁLNIC ČR Na Pankraci 546/56, 140 00, Praha 4		Razítko: Kontroloval: Datum: Podpis:	
Zhotovitel stavby: Společnost "D1 – úsek 07 EUROVIA CS + EUROVIA Beton" EUROVIA CS, a.s. Odštěpný závod oblast Čechy střed, závod Praha východ Nedokončená 1332, 198 00 Praha 9 EUROVIA Beton GmbH Frank-Zappa-Straße 11, 126 81 Berlín Spolková republika Německo		Razítko: Kontroloval: Datum: Podpis:	
Koordínátor RDS: TUBES spol. s r. o. Nad Zátěším 345/12, 142 00 Praha 4 tel.: +420 226 066 233 e-mail: tubes@tubes.cz		Razítko: Kontroloval: Datum: Podpis:	
Zpracovatel RDS: TUBES spol. s r. o. Nad Zátěším 345/12, 142 00 Praha 4 tel.: +420 226 066 233 e-mail: tubes@tubes.cz		Souřadnicový systém S–JTSK, Výškový systém Bpv	
Pavel ZNAMENÁČEK Navrhl:	Pavel ZNAMENÁČEK Zodpovědný projektant:	Ing. Bronislav ŠTAMBAŠKÝ Kontroloval:	 Nad Zátěším 345/12 142 00 Praha 4 Čís. projektu: TU-19101-03 VP (HIP): Ing. Filip ŠPERL Stupeň: RDS Datum: 08/2019 Archiv: - Formát: 3xA4 Měřítko: 1:1000 Čís. přílohy: 4.2 Souprava:
Objekt: S0 07-172.1 DIO ETAPY 3.B Příloha: SITUACE DIO – ETAPA 3.B OPRAVA VĚTVÍ EXITU 56 VPRAVO – 2.FÁZE			