


**LEGENDA:**

	STÁVAJÍCÍ SDZ
	STÁVAJÍCÍ VDZ
	ROZSAH STAVEBNÍCH PRACÍ
	STÁVAJÍCÍ
	NOVÉ
	PONECHANÉ
	INSTALOVANÉ
	DOČASNÉ SVODIDLO REBLOC R650_12
	PŘENOSNÉ SDZ
	PŘECHODNÉ VDZ
	ZAKRYTÍ / DEMONTÁŽ SDZ

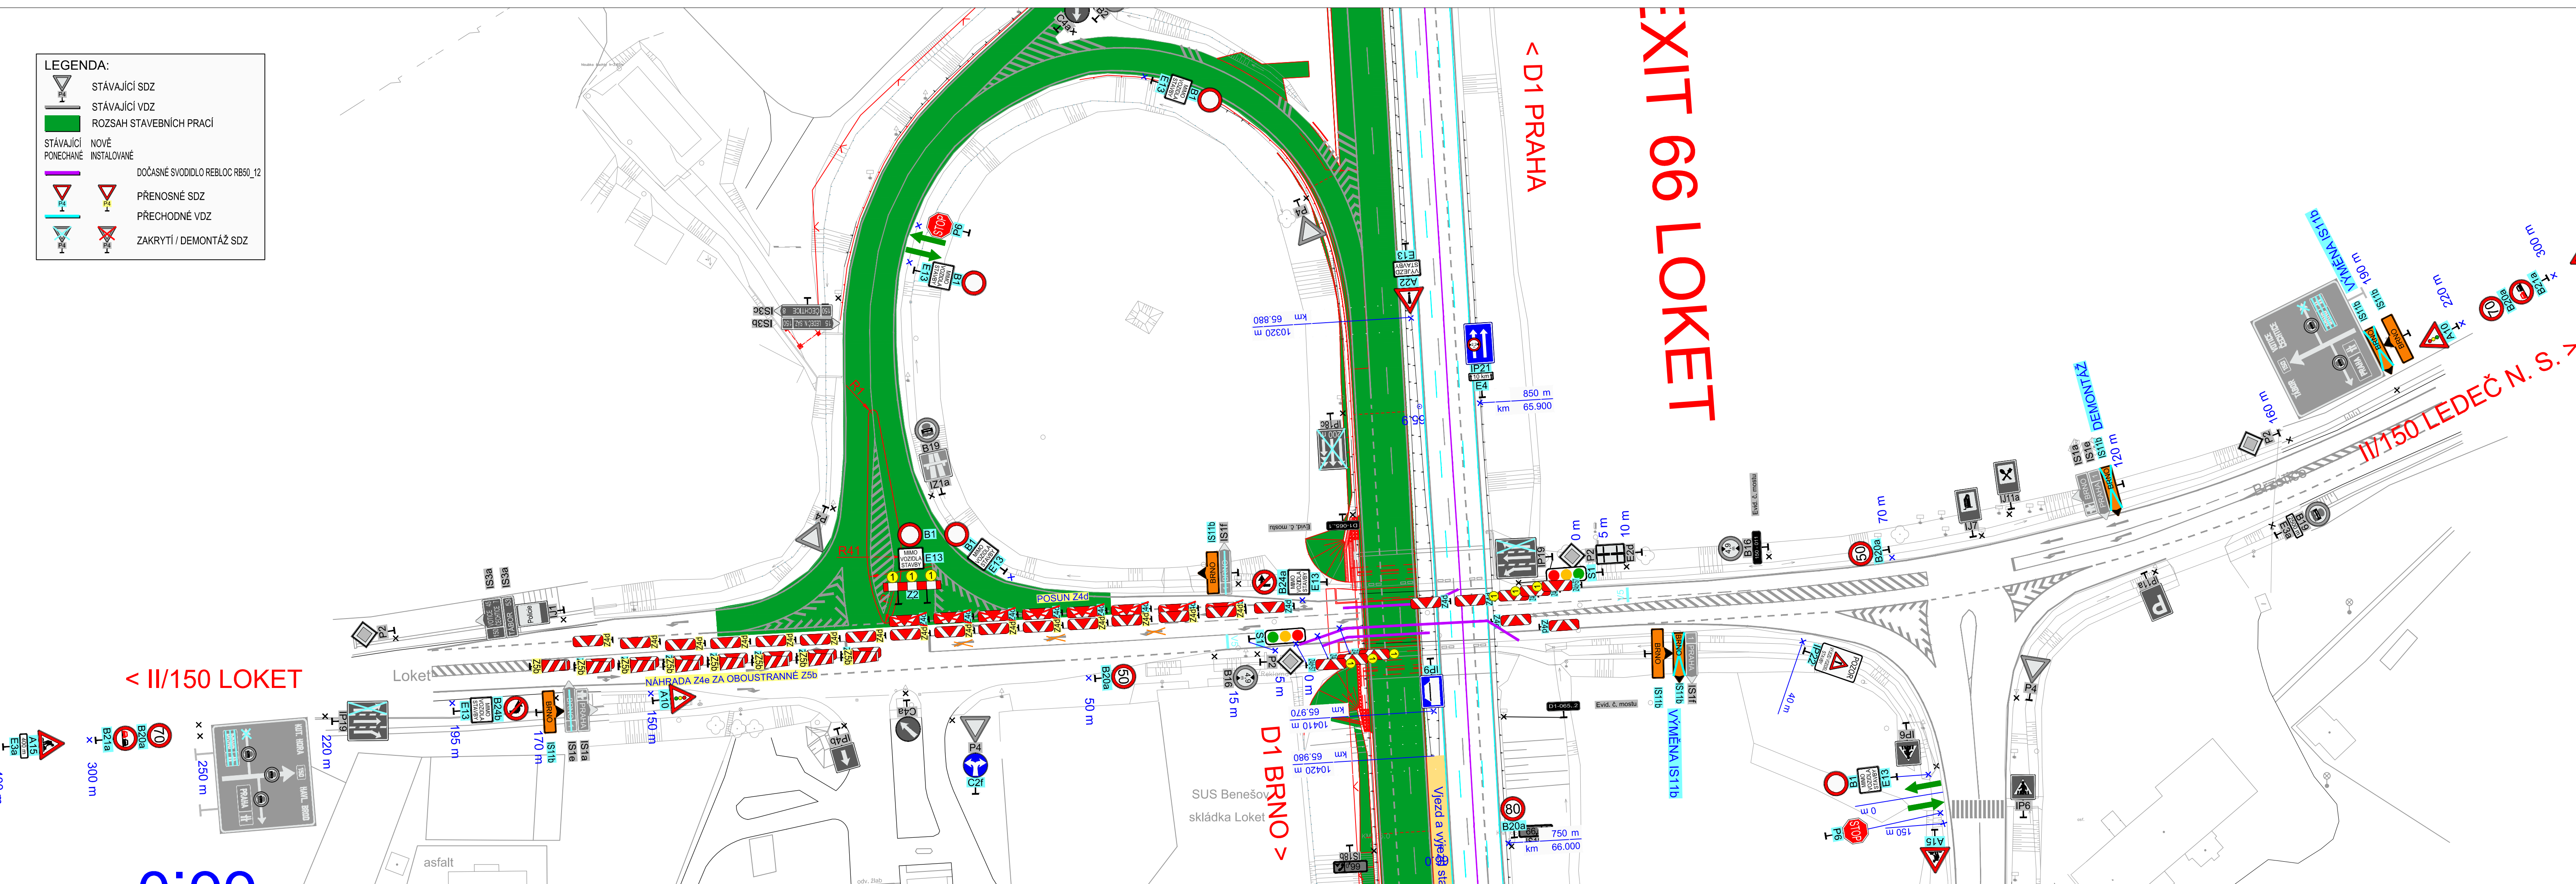

č	text změny – odůvodnění	datum	podpis
Název stavby:	<b>D1 MODERNIZACE – ÚSEK 07, EXIT 56 SOUTICE – EXIT 66 LOKET</b>		Číslo objektu <b>SO 07-172.1</b>
Objednatel stavby:	<b>REDITELSTVÍ SILNIC A DÁLNIC ČR</b> ŘEDITELSTVÍ SILNIC A DÁLNIC ČR Na Pankráci 546/56, 140 00, Praha 4		Ražítka: Kontroloval: Datum: Podpis:
Zhotovitel stavby:	<b>Společnost "D1 – úsek 07 EUROVIA CS + EUROVIA Beton"</b> <b>EUROVIA CS, a.s.</b> Odštěpený závod oblast Čechy střed, závod Praha východ Nedokontěná 1332, 198 00 Praha 9 <b>EUROVIA VINCI</b> <b>EUROVIA Beton GmbH</b> Frank-Zappa-Straße 11, 126 81 Berlín Spolková republika Německo		Ražítka: Kontroloval: Datum: Podpis:
Koordinátor RDS:	<b>TUBES spol. s r. o.</b> Nad Zátěším 345/12, 142 00 Praha 4 tel.: +420 226 066 233 e-mail: tubes@tubes.cz		Ražítka: Kontroloval: Datum: Podpis:
Zpracovatel RDS:	<b>TUBES spol. s r. o.</b> Nad Zátěším 345/12, 142 00 Praha 4 tel.: +420 226 066 233 e-mail: tubes@tubes.cz		Ražítka: Kontroloval: Datum: Podpis:
Pavel ZNAMENÁČEK	Pavel ZNAMENÁČEK	Ing. Bronislav ŠTAMBAŠKÝ	Čís. projektu: TU-19101-03 VP (HIP): Ing. Filip ŠPERL Stupeň: RDS Datum: 08/2019 Archív: – Formát: 5xA4 Měřítko: 1:1500
Navrhl:	Zodpovědný projektant:	Kontroloval:	Čís. přílohy: 4.4 Souprava:
Objekt:	<b>SO 07-172.1 DIO ETAPY 3.B</b>		
Příloha:	<b>SITUACE DIO – ETAPA 3.B OPRAVA VĚTVÍ EXITU 66 VPRAVO</b>		